


Proibida a reprodução, total ou parcial, em qualquer forma, sem a autorização por escrito da MIL Engenharia Elétrica. O uso não autorizado desta obra constitui crime de violação de direitos autorais, previsto no artigo 170 do Código Civil e Resoluções 206/77 do CONFEA. Nenhuma parte deste desenho deve ser reproduzida, copiada, reproduzida por qualquer meio ou repassada a terceiros sem prévia autorização por escrito da MIL.

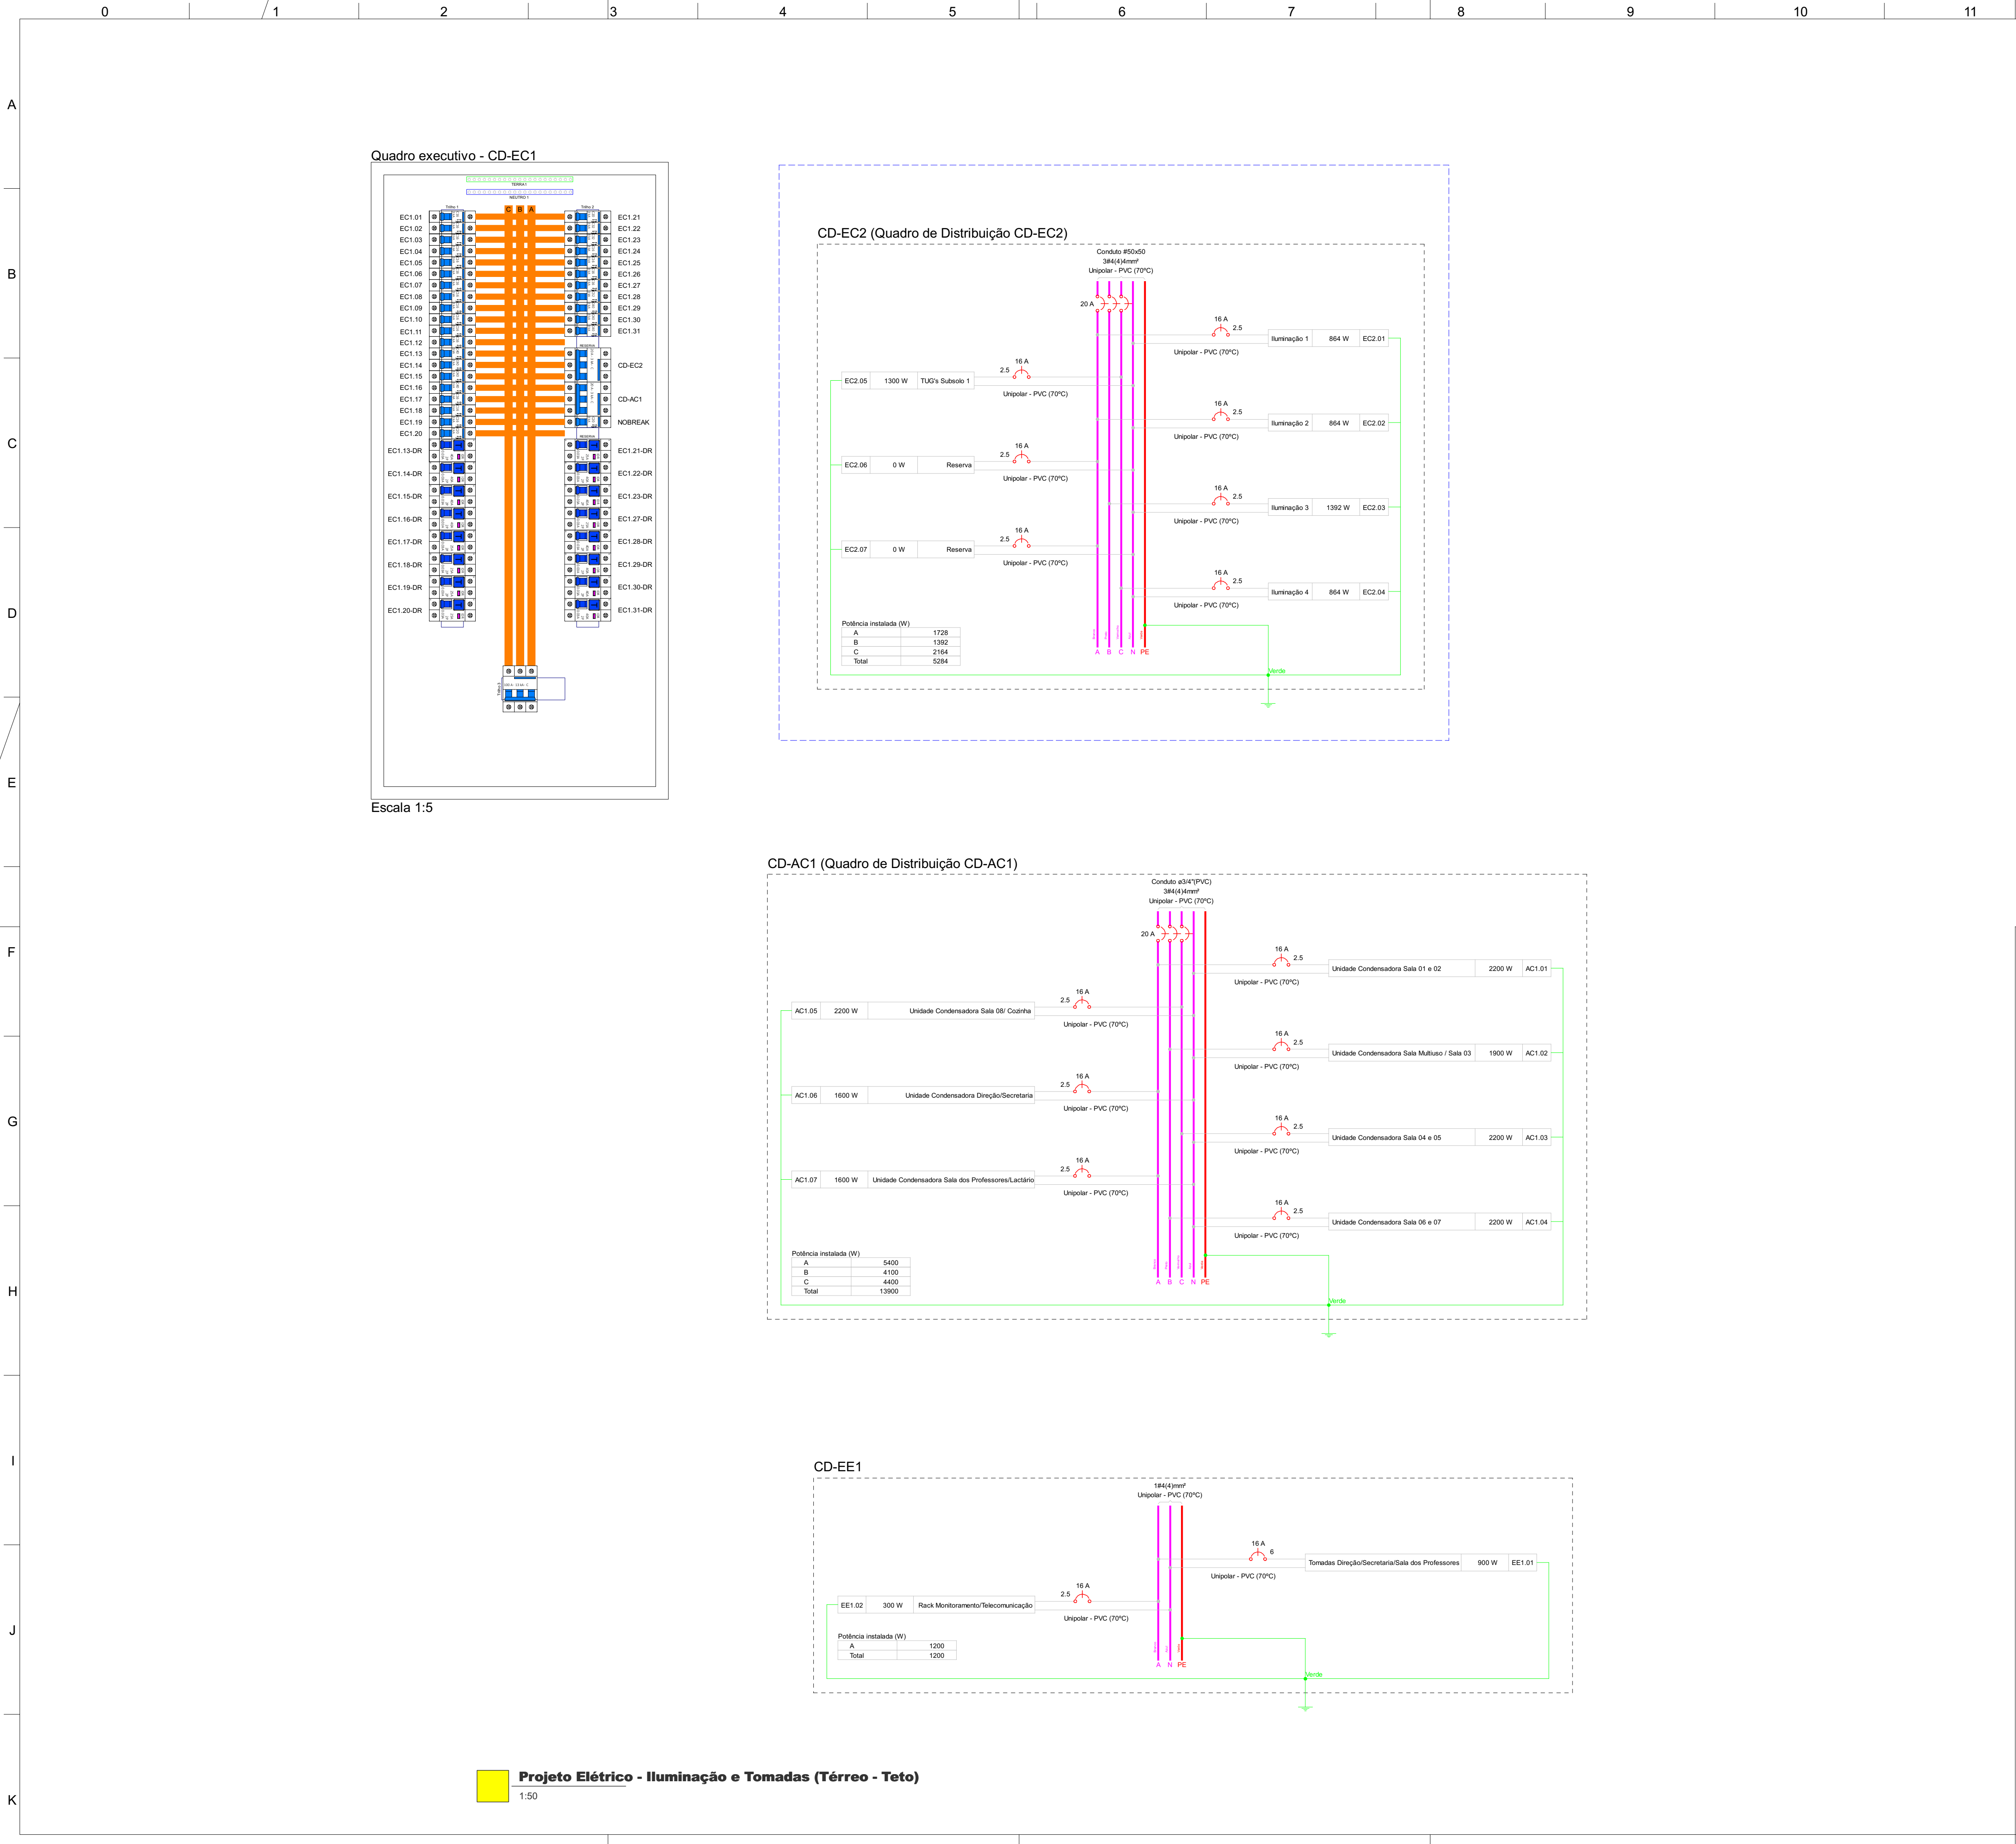

DESENHOS DE REFERÊNCIA		
NÚMERO	DESCRIÇÃO	CÓDIGO
01/07	Projeto Elétrico - Iluminação e Tomadas (Subsolo)	ELE1
02/07	Projeto Elétrico - Iluminação e Tomadas (Subsolo - Teto)	ELE2
03/07	Projeto Elétrico - Iluminação e Tomadas (Térreo - Piso)	ELE3
04/07	Projeto Lógico - Monitoramento e Cab. Estruturado (Térreo)	LOG1
05/07	Projeto Lógico - Indicação Pontos de Cab. Estruturado	ICE
06/07	Diagrama Unifilar Geral - Quadros de Carga	DMQ
07/07	Detalhe de Montagem Quadro de Disjuntores	UNF

00	Emissão inicial	03/01/2025	Tauane Sossella Pasquali	Eng. Pedro H. Panisson		
REVISÃO	DISCRIMINAÇÃO	DATA	PROJETISTA	REVISADO		
QUADRO DE REVISÕES						
PROJETO: Tauane Sossella Pasquali				DESENHOS FORNECIDOS PARA:		
RESPONSÁVEL TÉCNICO: Eng. Oberdan Savaris		ASSINATURA DO CLIENTE:		☐ CONHECIMENTO		
CREA: 174760-RS				☐ ORÇAMENTO		
DESCRIÇÃO: Projeto Elétrico - Iluminação e Tomadas (Térreo - Teto)				☒ APROVAÇÃO		
PLANTA: Planta Executiva (ELE4)				☐ EXECUÇÃO		
CLIENTE: Prefeitura Municipal de Tapejara				ESCALA: 1:50		
OBRA: Nova Creche Municipal		PROPOSTA: 1384/2024		DATA: 03/01/2025		
LOCAL: Rua Henrique Dall'Igna, Treze de Maio, Tapejara - RS		FOLHA: A1		PÁGINA: 6 / 7		

MIL Engenharia Elétrica LTDA ME - Cep 99950-000 - Tapejara/RS - Rua Manoel Teixeira, 409 - Bairro Centro
Fone: (54) 3344 2309 - http://www.milengenharia.rs - e-mail: contato@milengenharia.rs

Projeto Elétrico, Telefônico e Lógica Residencial, Predial, Comercial e Industrial - Projeto de Instalações Elétricas Industriais
Projeto de Aterramento e SPDA - Projeto de Painéis Elétricos de Iluminação, Força e Comando - Emissão Laudos Técnicos
Projetos de Rede de Baixa/Média Tensão - Projeto de Subestações Transformadoras e estudo de coordenação/seletividade